


普通河川矢筈谷川 位置図 (航空写真)





普通河川矢筈谷川 位置図（基盤地図情報）

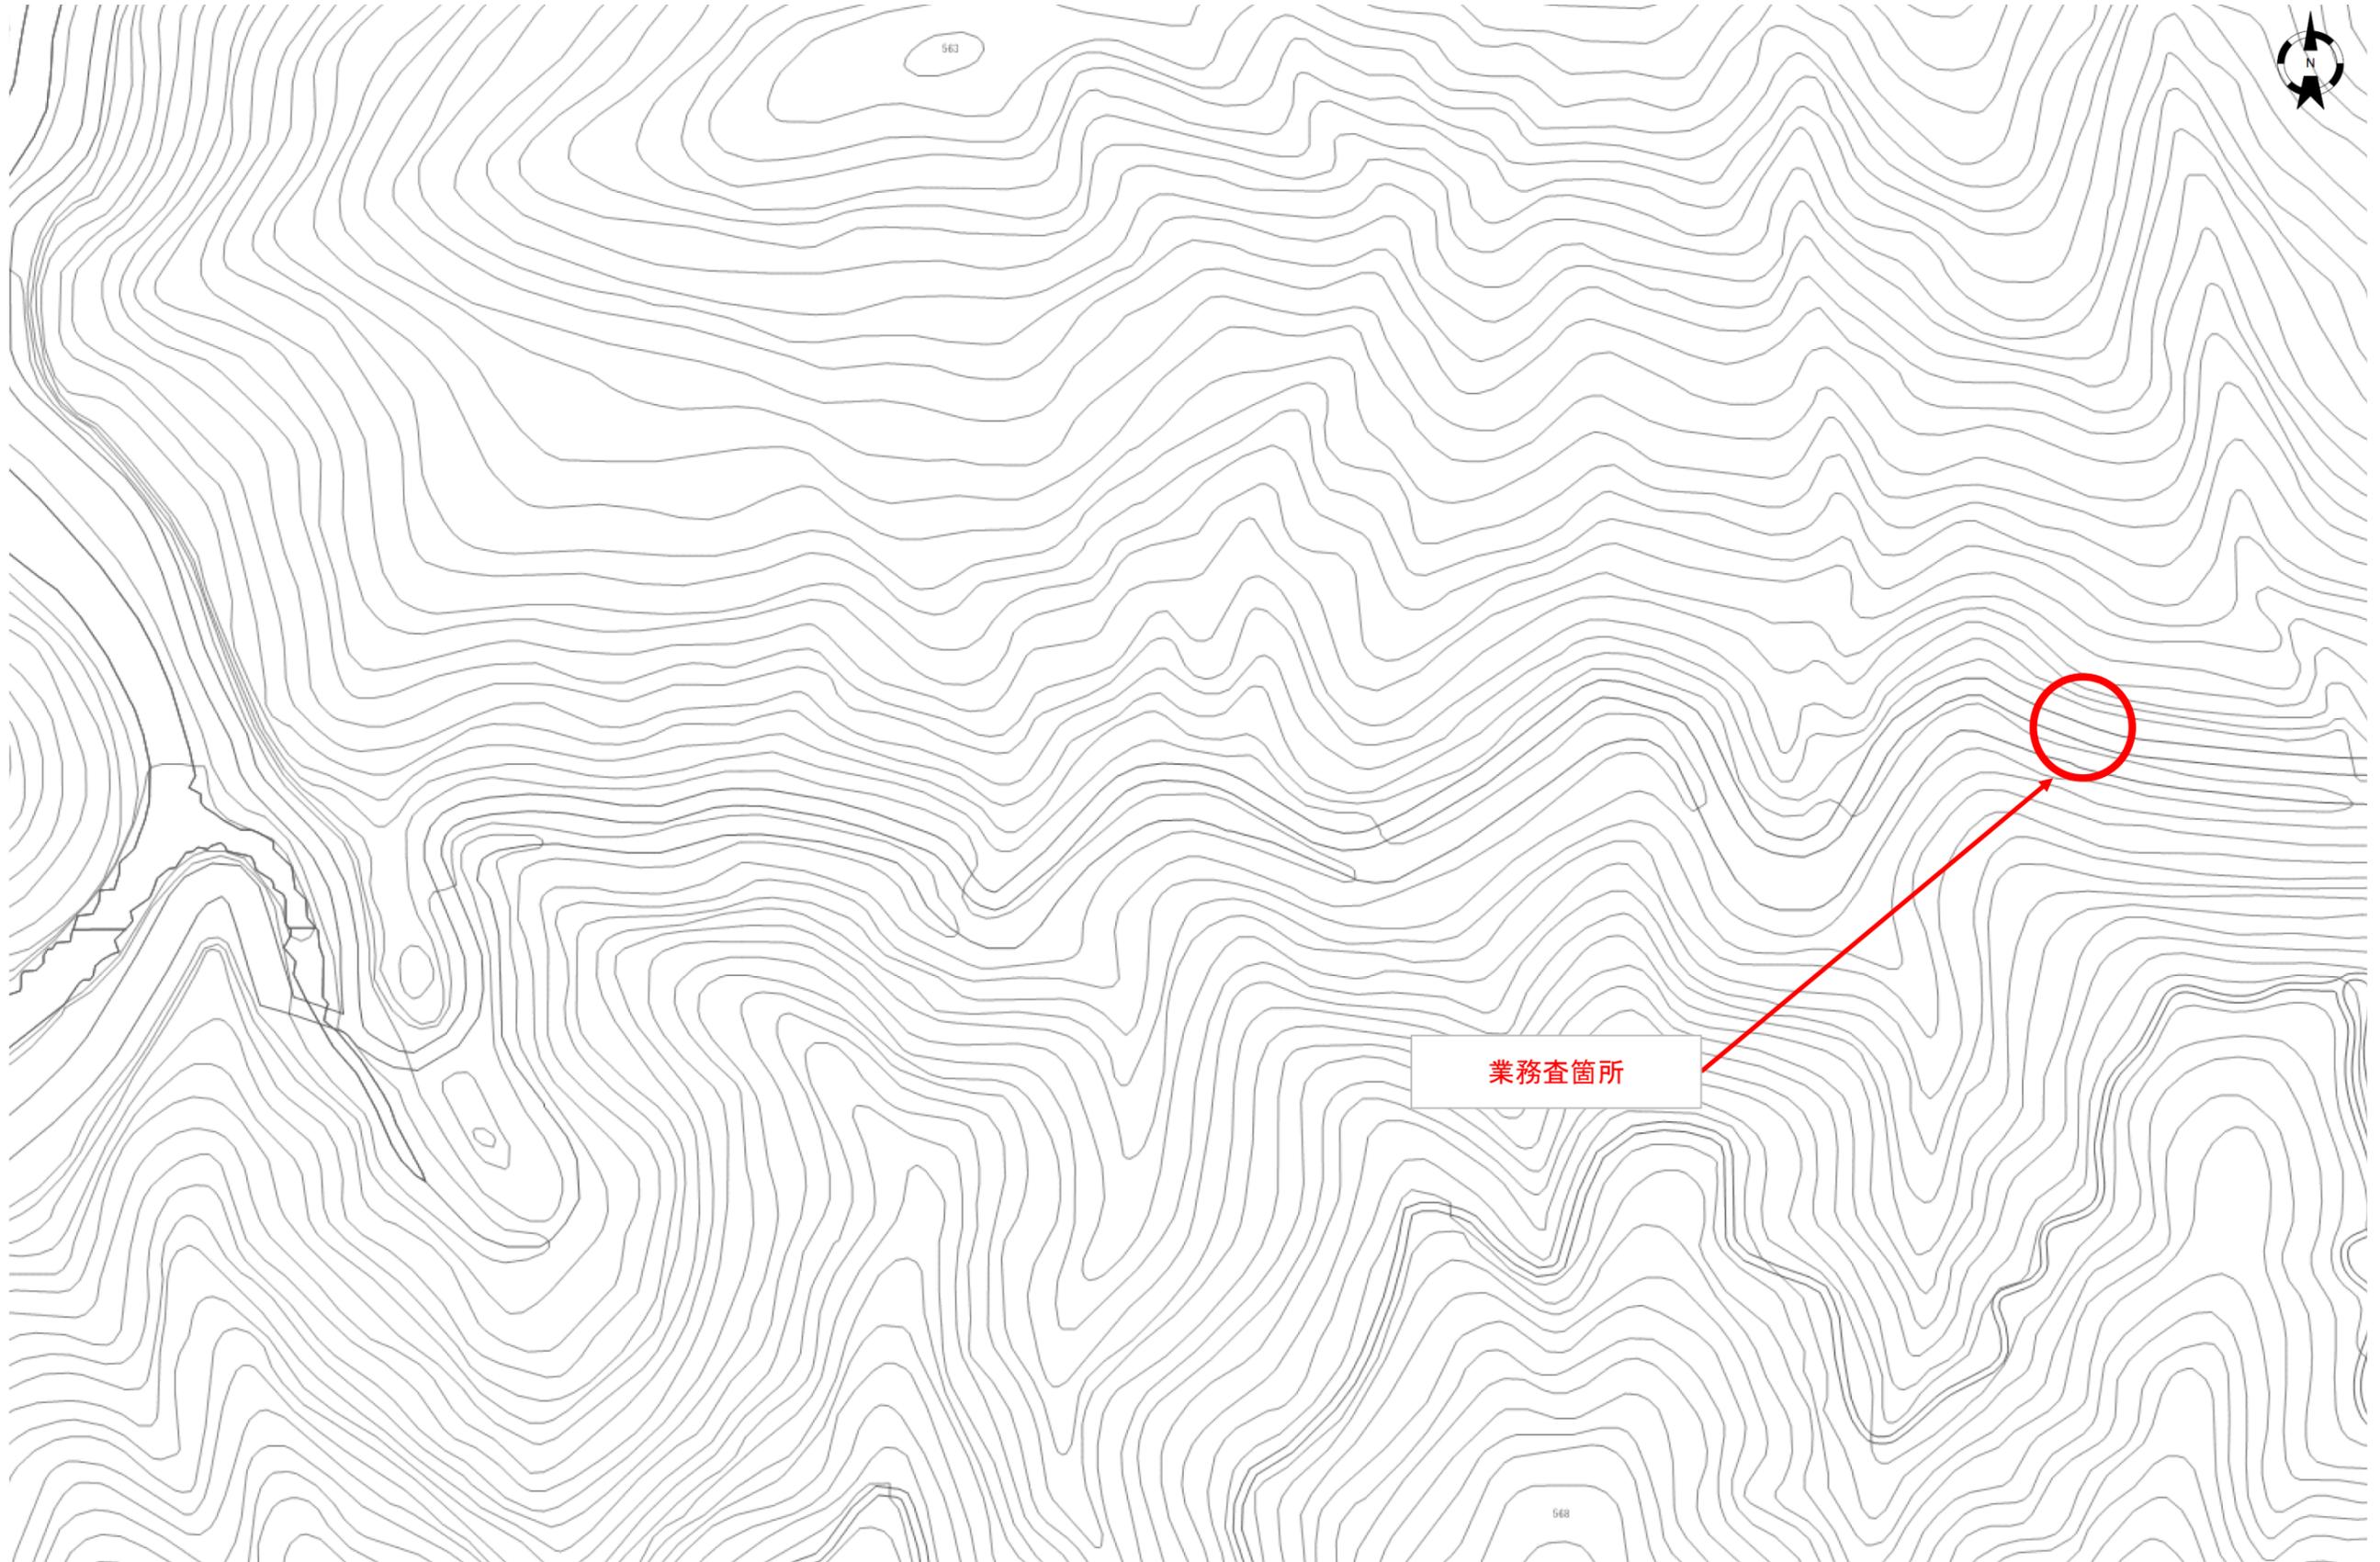

本堤正面図



取水設備一般図

側面図

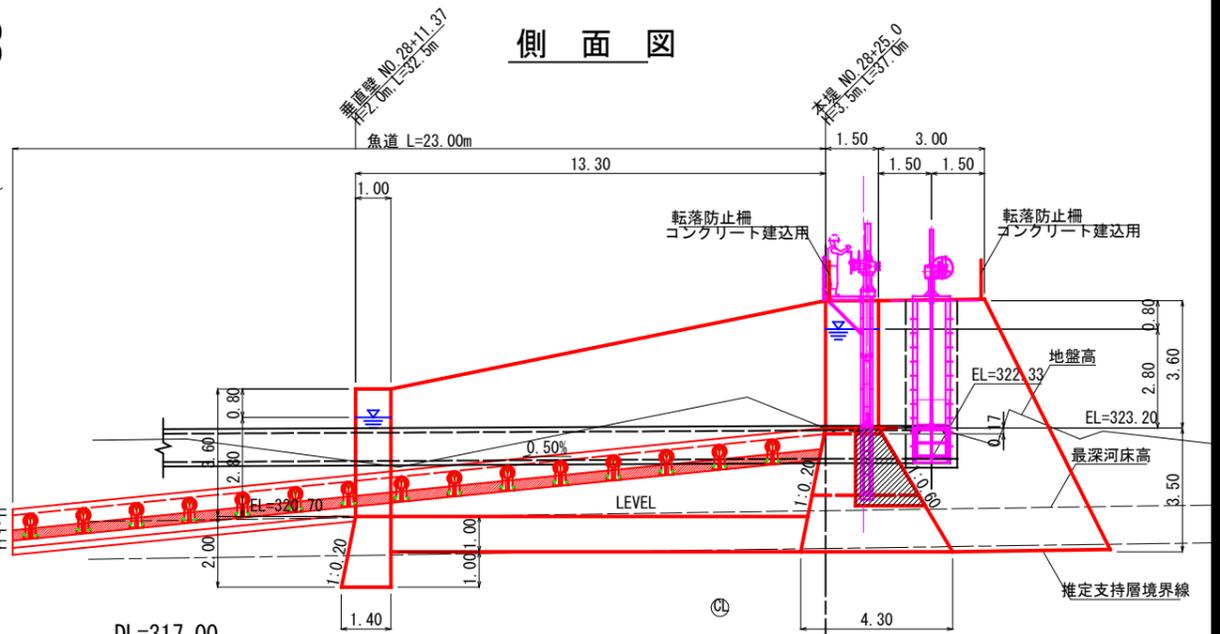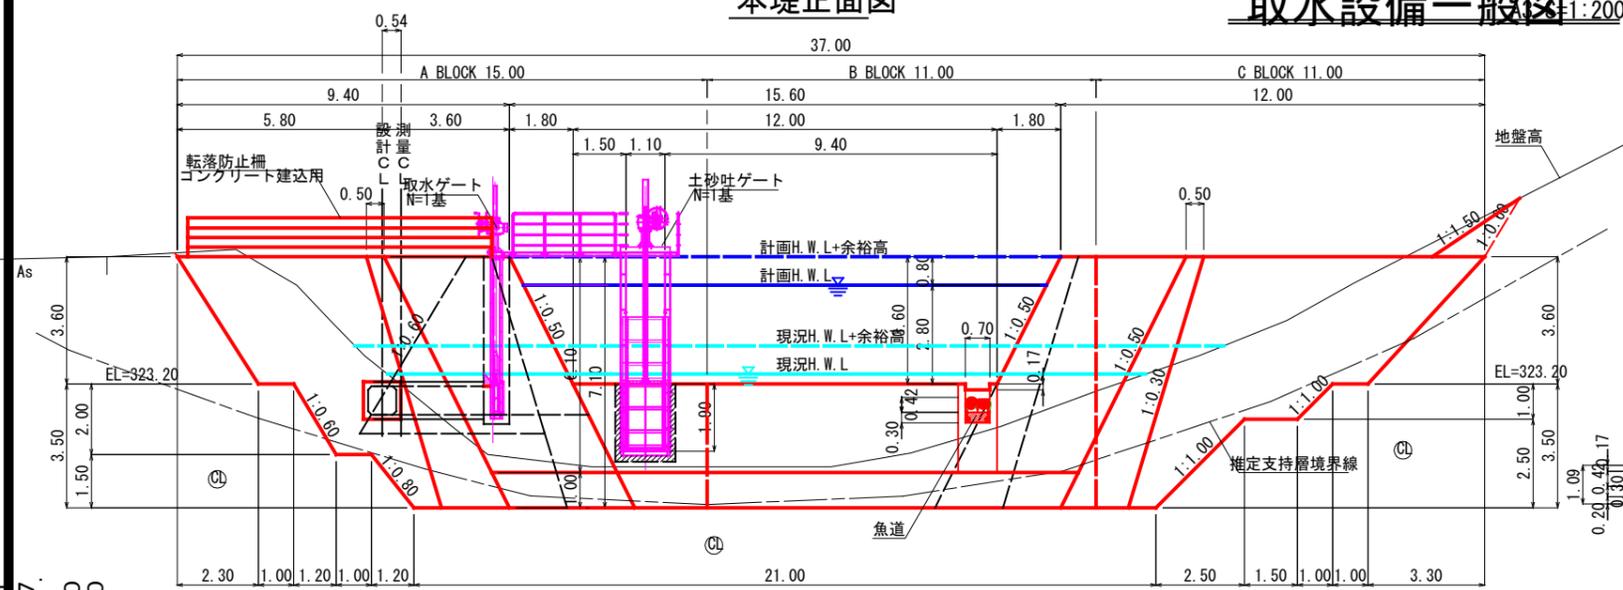

平面図

垂直壁正面図

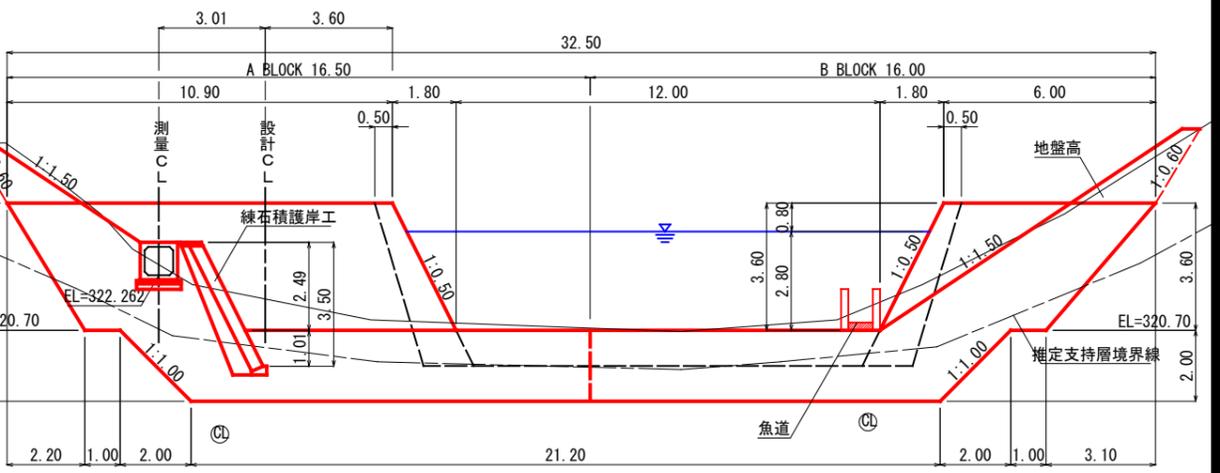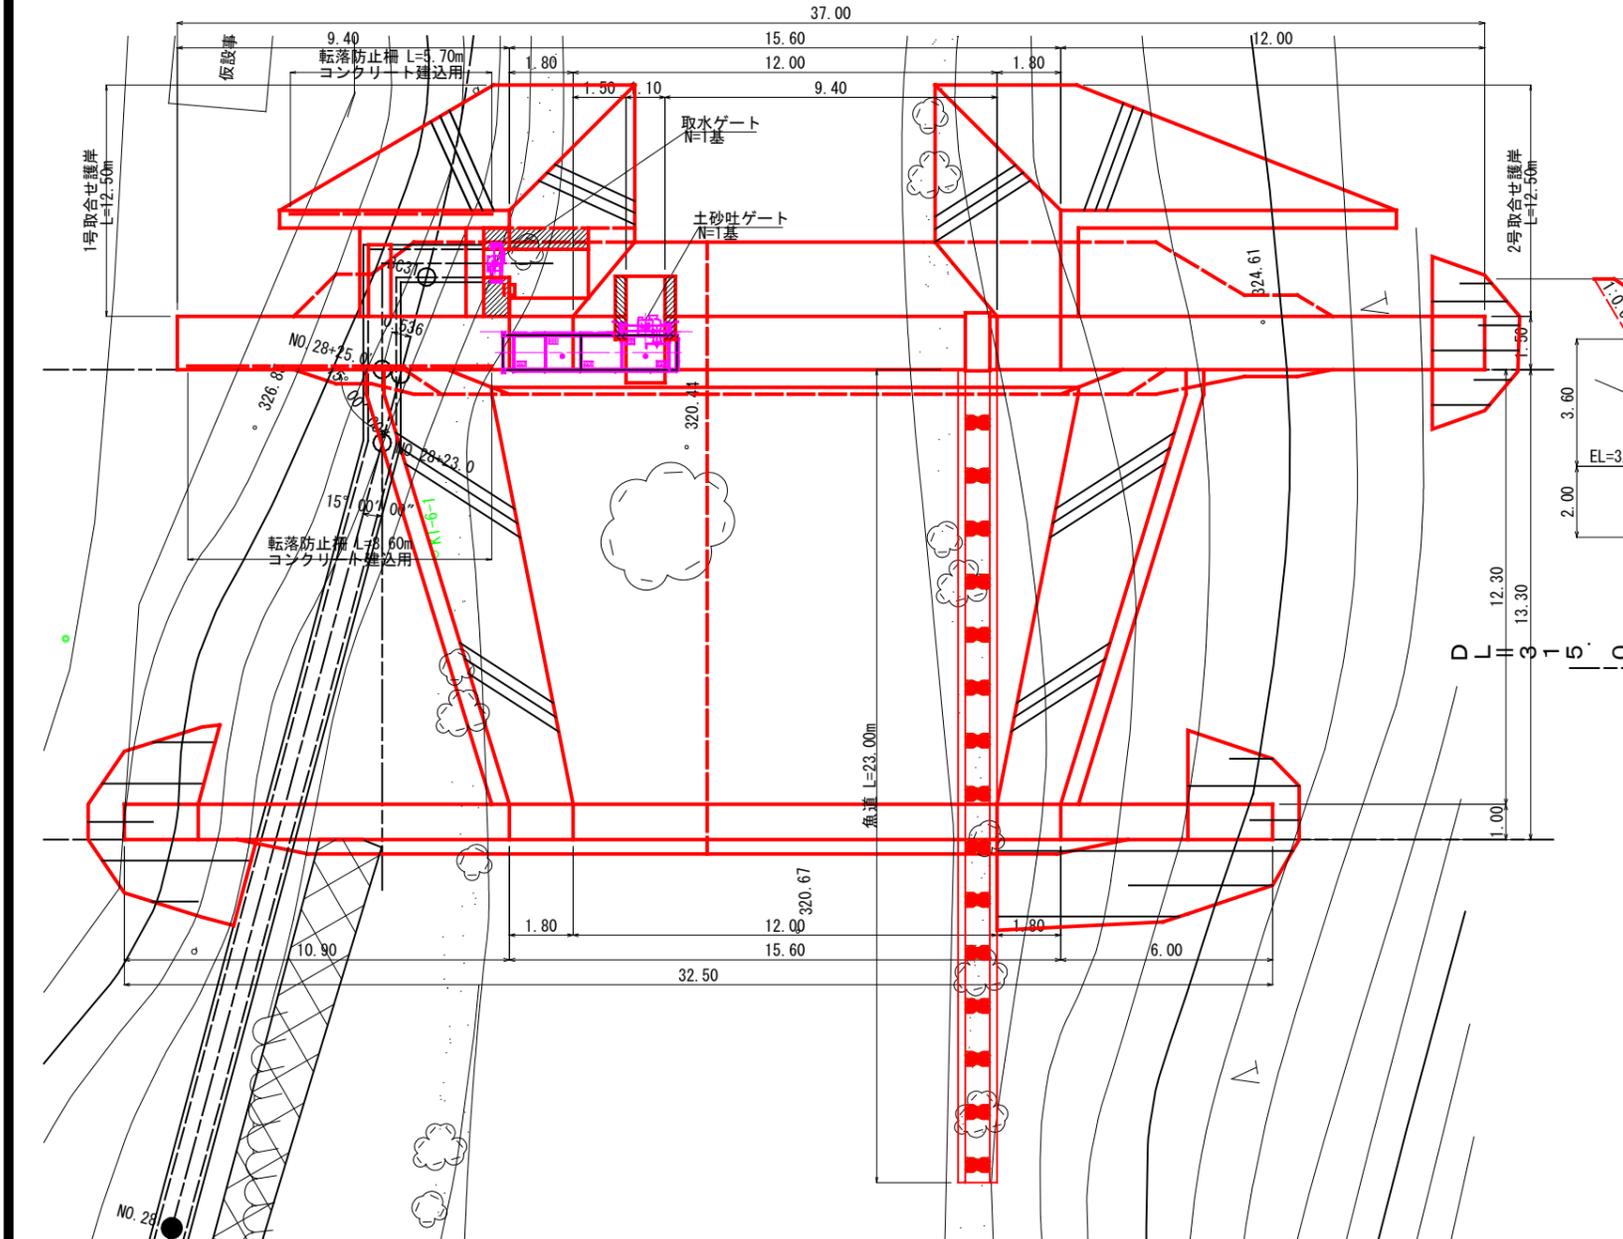

北川村	
工事種別	北川村小水力発電施設詳細設計委託業務
図面名称	取水設備一般図 縮尺 1/100
路線名	矢筈谷川小水力発電所
工事箇所	高知県 安芸郡 北川村
設計種別	
事務所名	北川村役場産業課
会社名	地域小水力発電株式会社
図面番号	C-4